
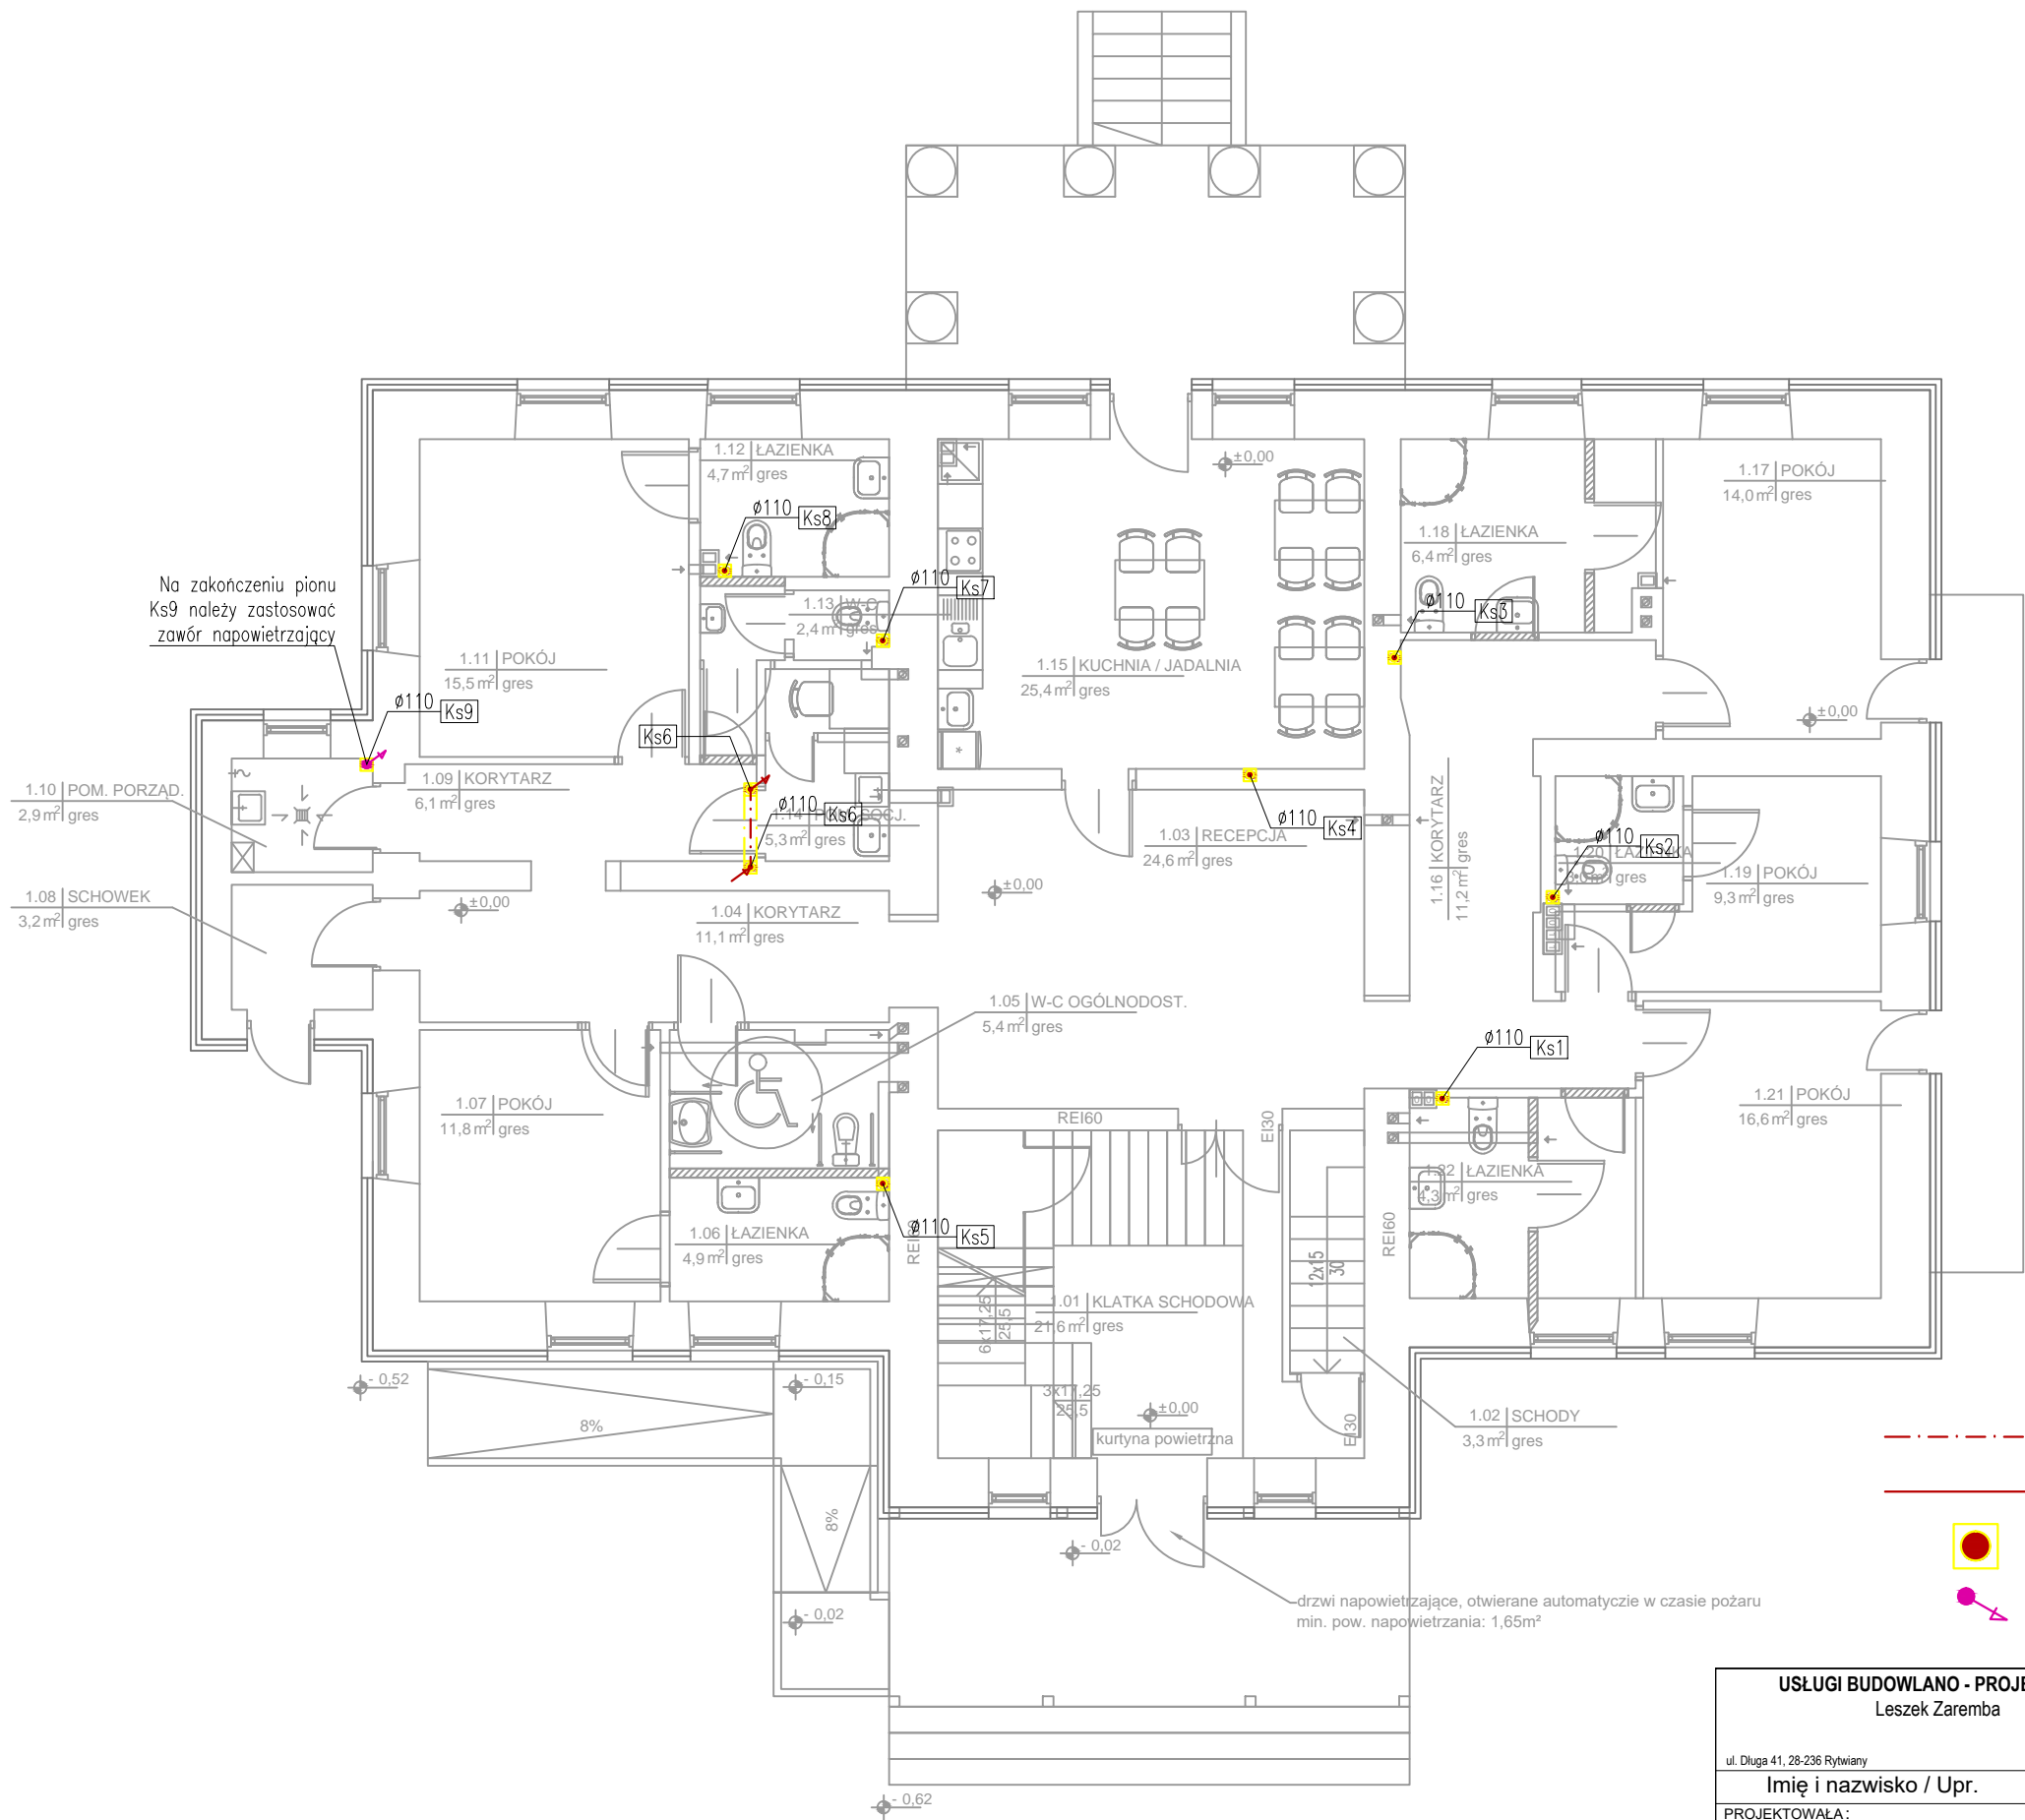


RZUT PARTERU
SKALA 1 : 100

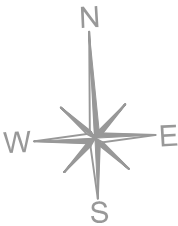

Na zakończeniu pionu
Ks9 należy zastosować
zawór napowietrzający

LEGENDA

- Instalacja kanalizacji sanitarnej podstropowa
- Instalacja kanalizacji sanitarnej podposadzkowa
- Piony kanalizacji sanitarnej
- Wywiewki kanalizacji sanitarnej na dachu budynku

USŁUGI BUDOWLANO - PROJEKTOWE Leszek Zaremba		INWESTOR: Świętokrzyski Ośrodek Doradztwa Rolniczego w Modliszewicach ul. Piotrkowska 30, 26-200 Końskie	
ul. Długa 41, 28-236 Rytwiany	tel. 697 942 129	OBIEKT: Przebudowa hotelu Świętokrzyskiego ODR z siedzibą w Modliszewicach, oddział w Sandomierzu z termomodernizacją części budynku.	
Imię i nazwisko / Upr.	PODPIS:	ADRES: dz. nr. ew. 155/3, ul. Mokoszyńska 3, 27-600 Sandomierz	
PROJEKTOWAŁA: inż. Edyta Orlińska-Pułka Upr. SWK/0128/POOS/04			
OPRACOWAŁA: mgr inż. Agnieszka Kantor			
SPRAWDZIŁ: mgr inż. Dominik Garbuzik Upr. SWK/0218/PWBS/16			
DATA: 10. 2019 r.	TYTUŁ RYSUNKU: RZUT PARTERU - Instalacja kanalizacji sanitarnej		NR RYS: 02
	SKALA: 1:100		